




**CORTE - A/A**  
ESCALA 1/25

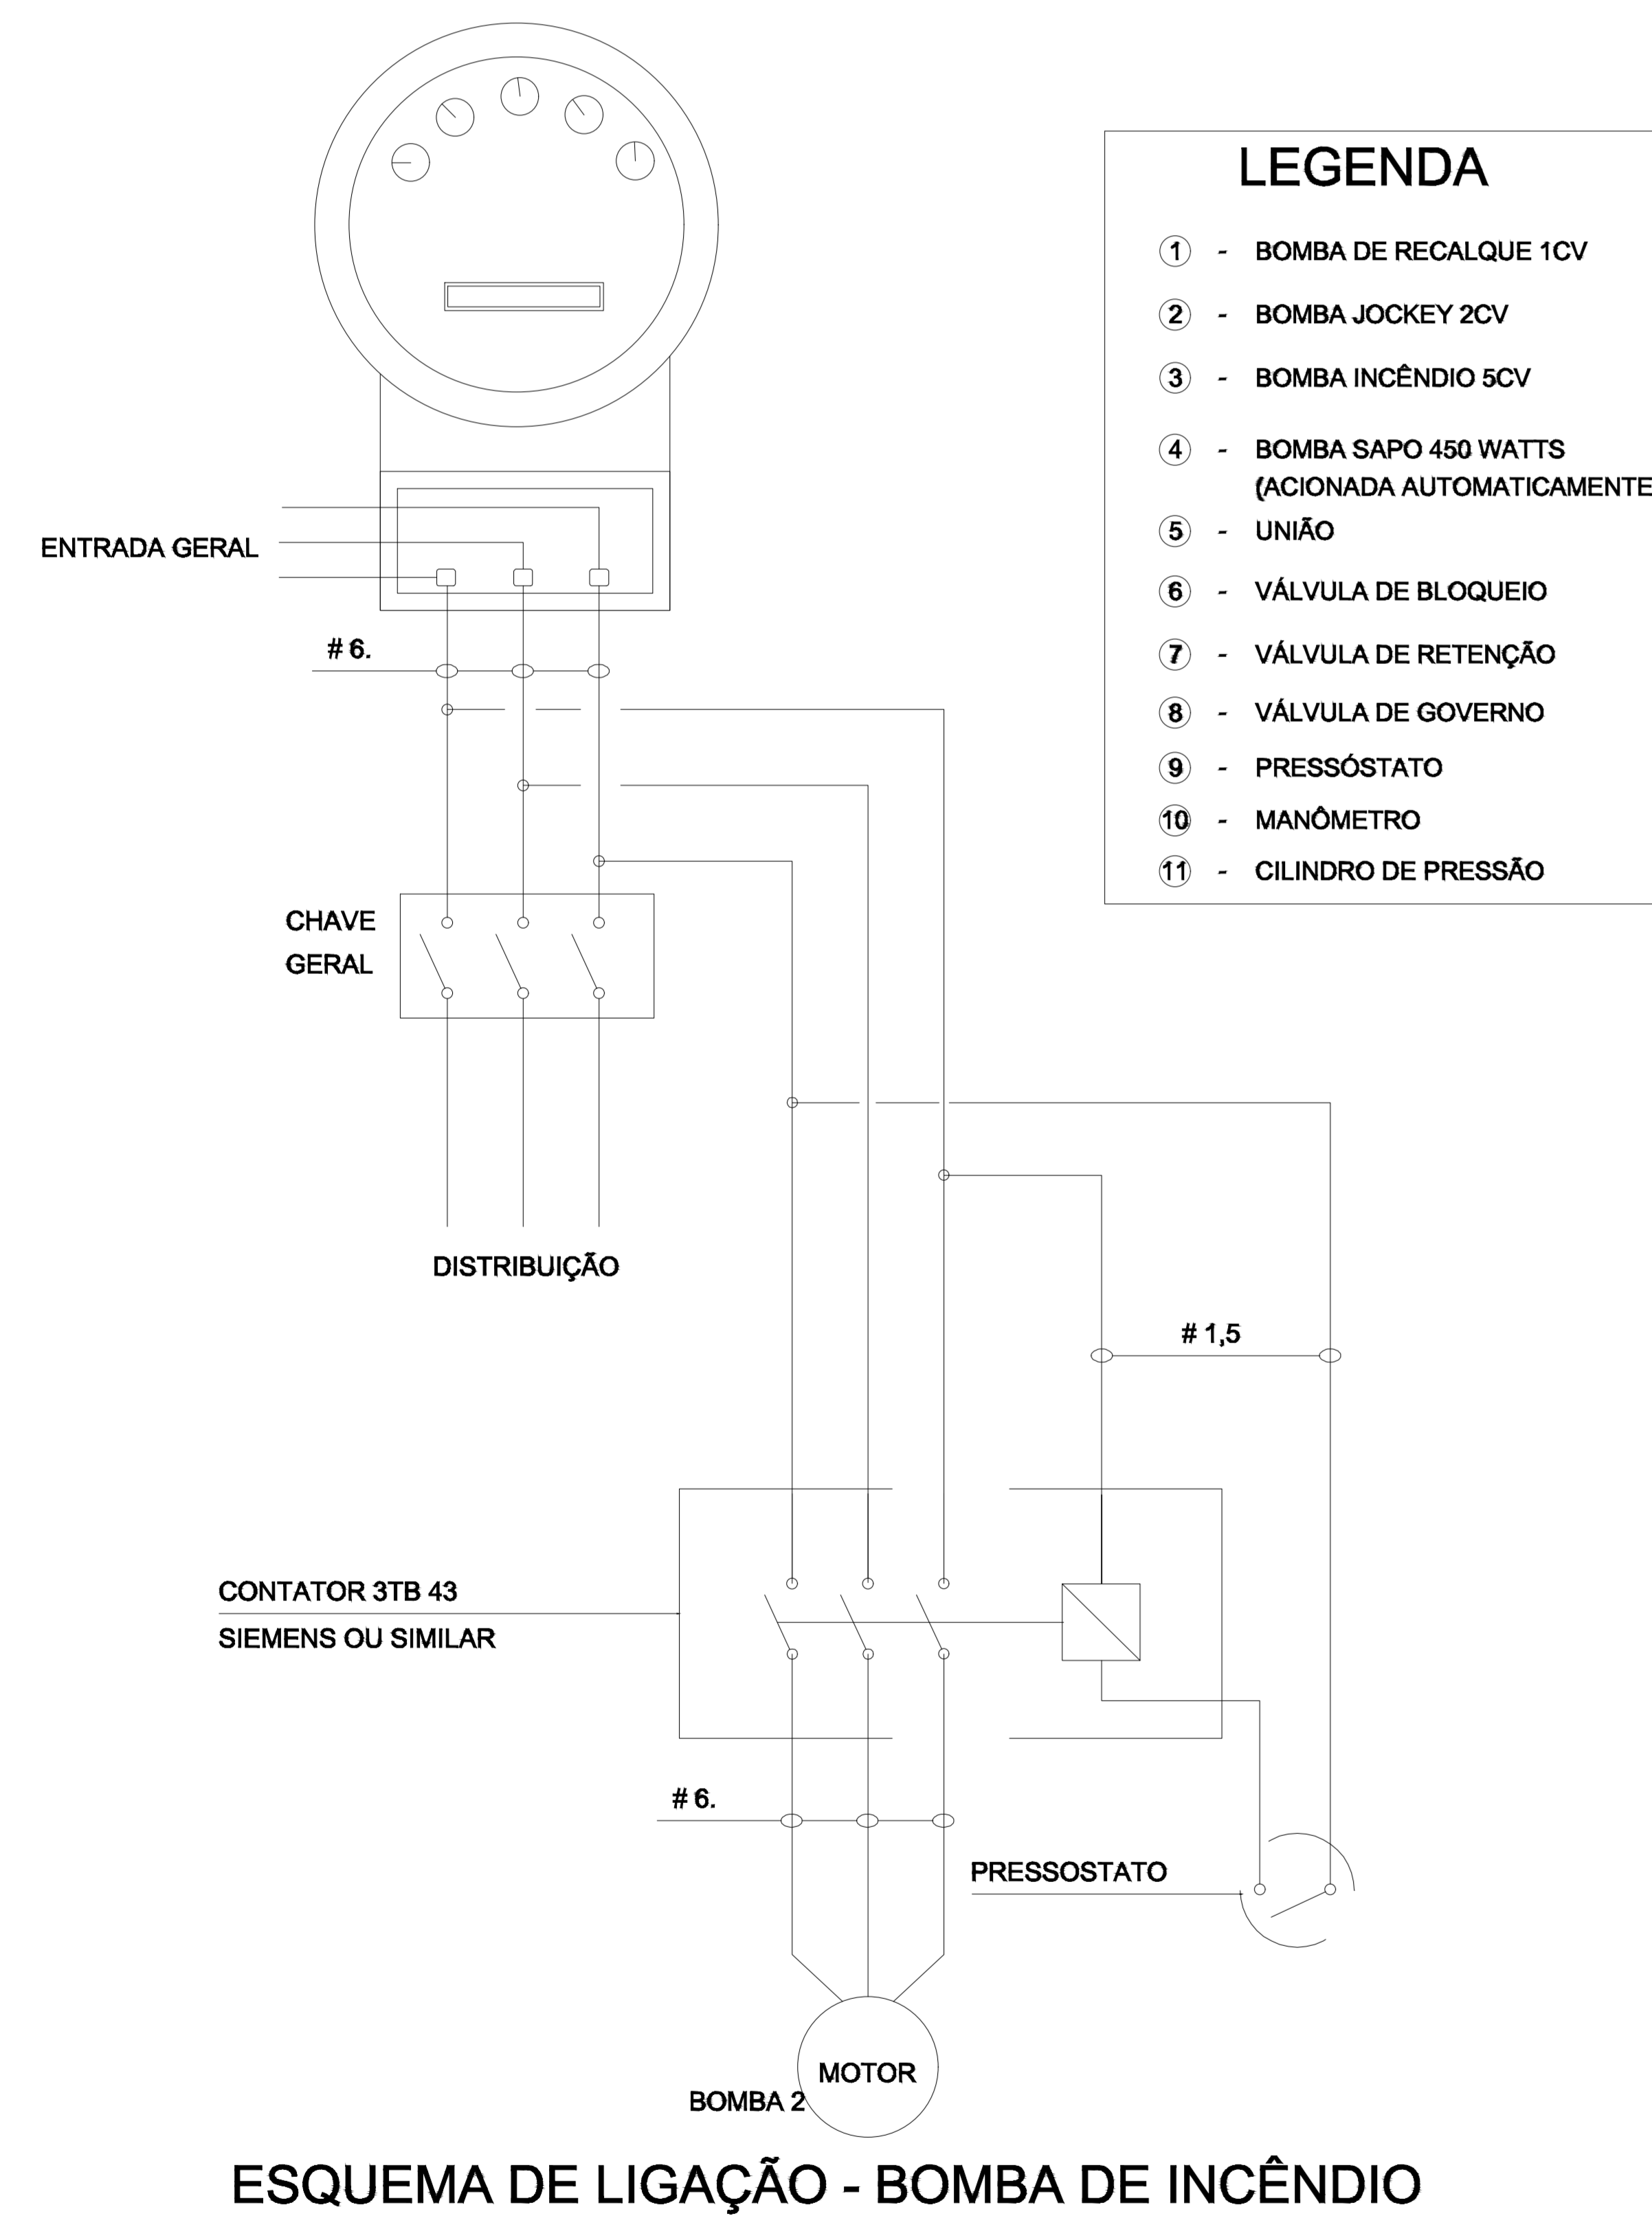


**ESQUEMA DE LIGAÇÃO - BOMBA DE INCÊNDIO**

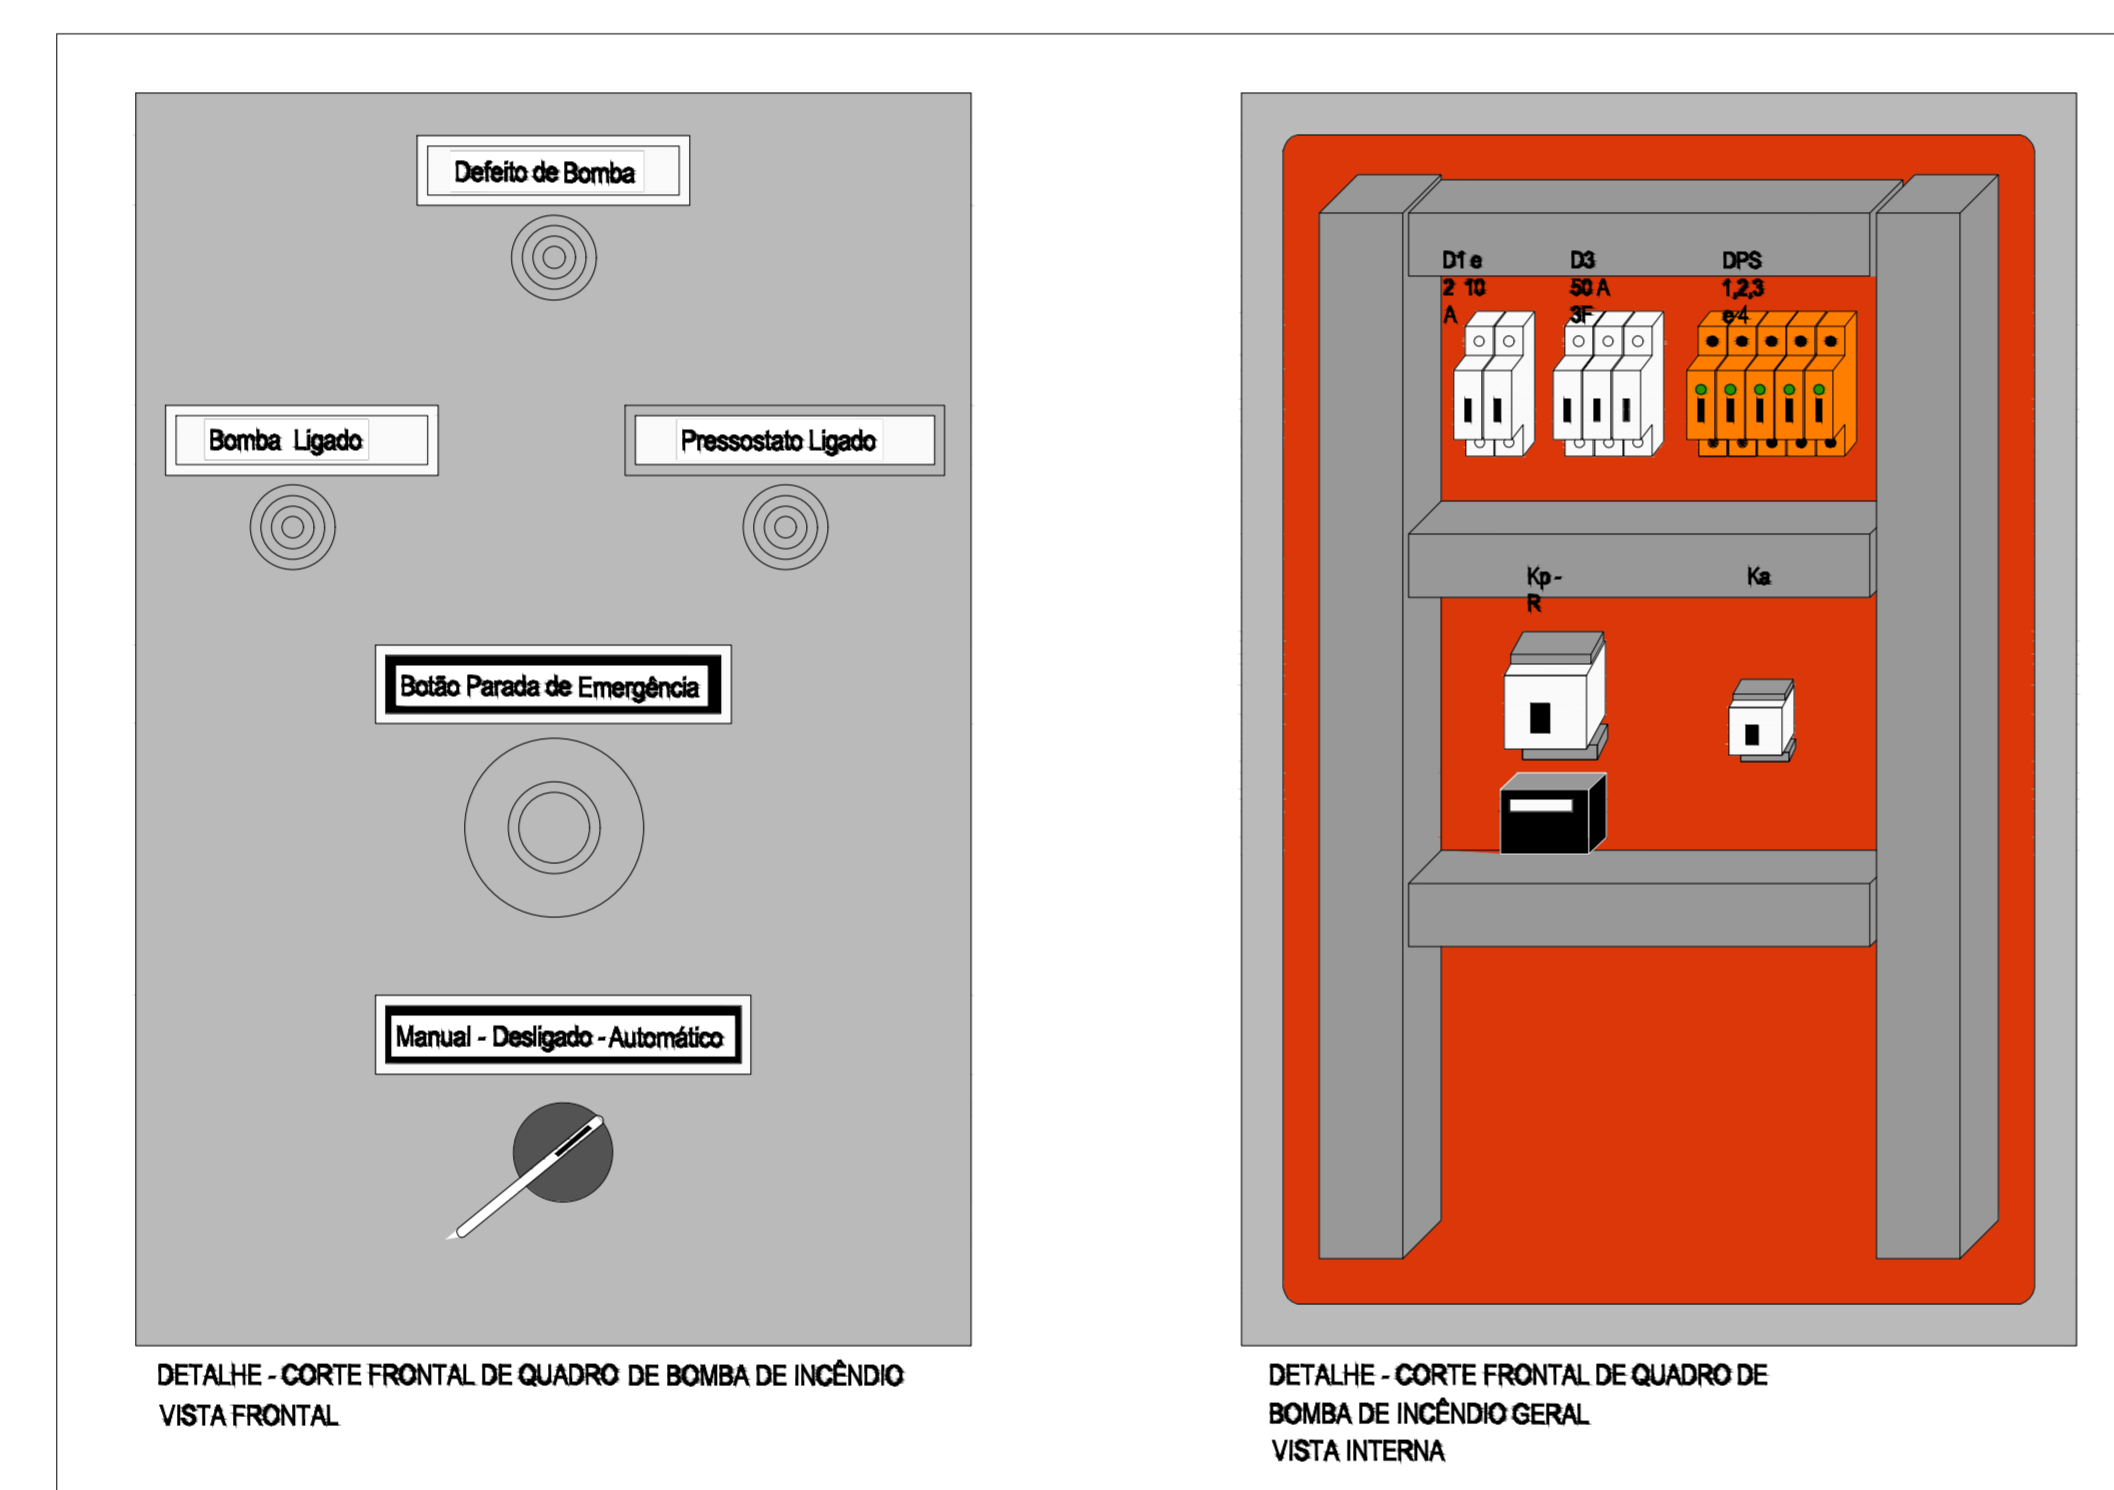


**DETALHE DO PAINEL**

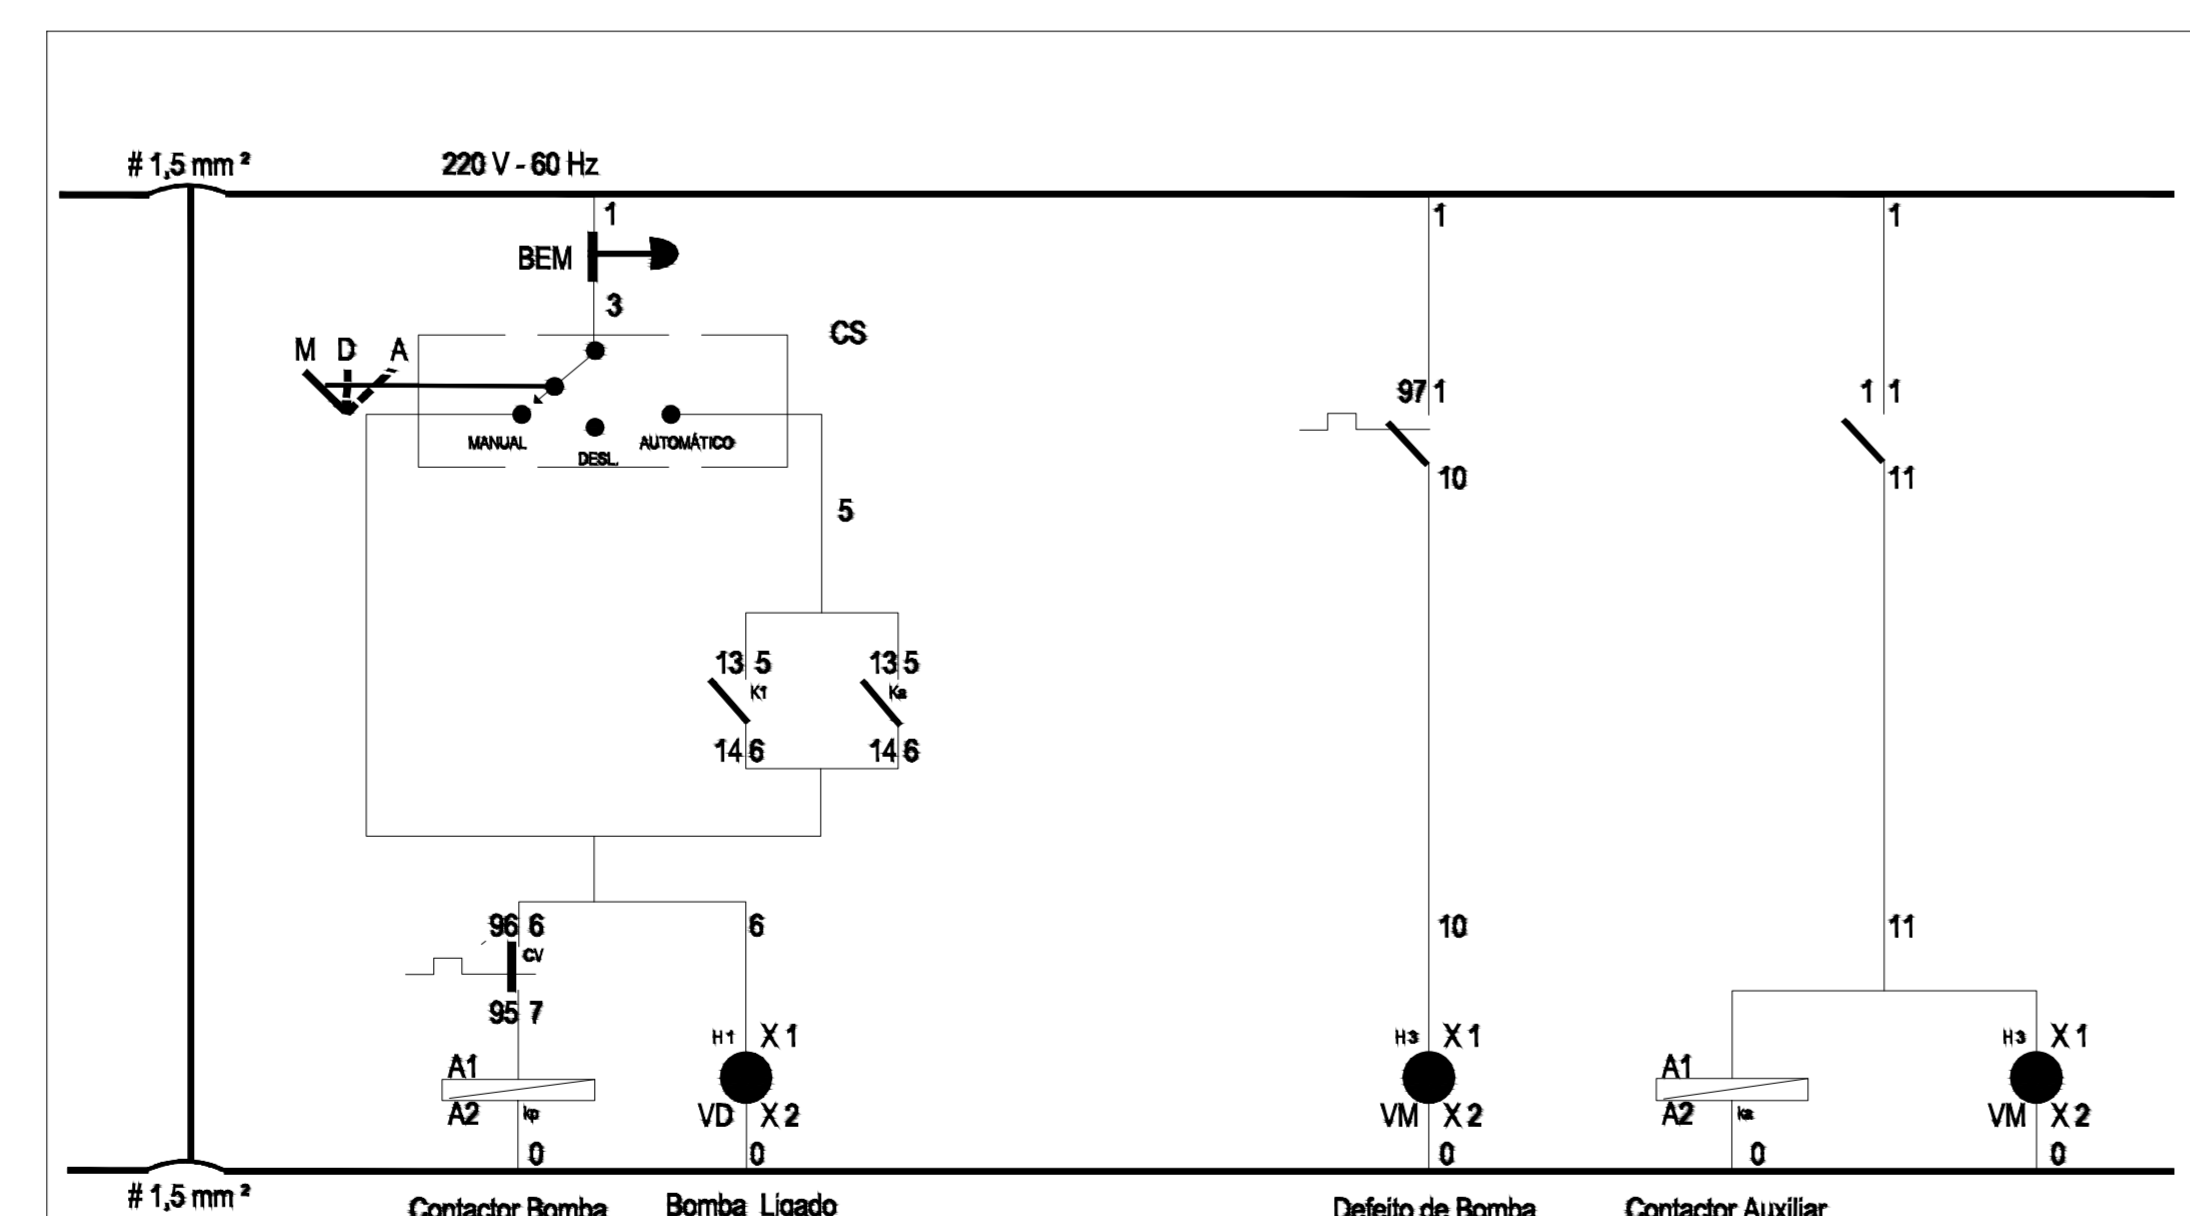

**DETALHE DO DIAGRAMA UNIFILAR**

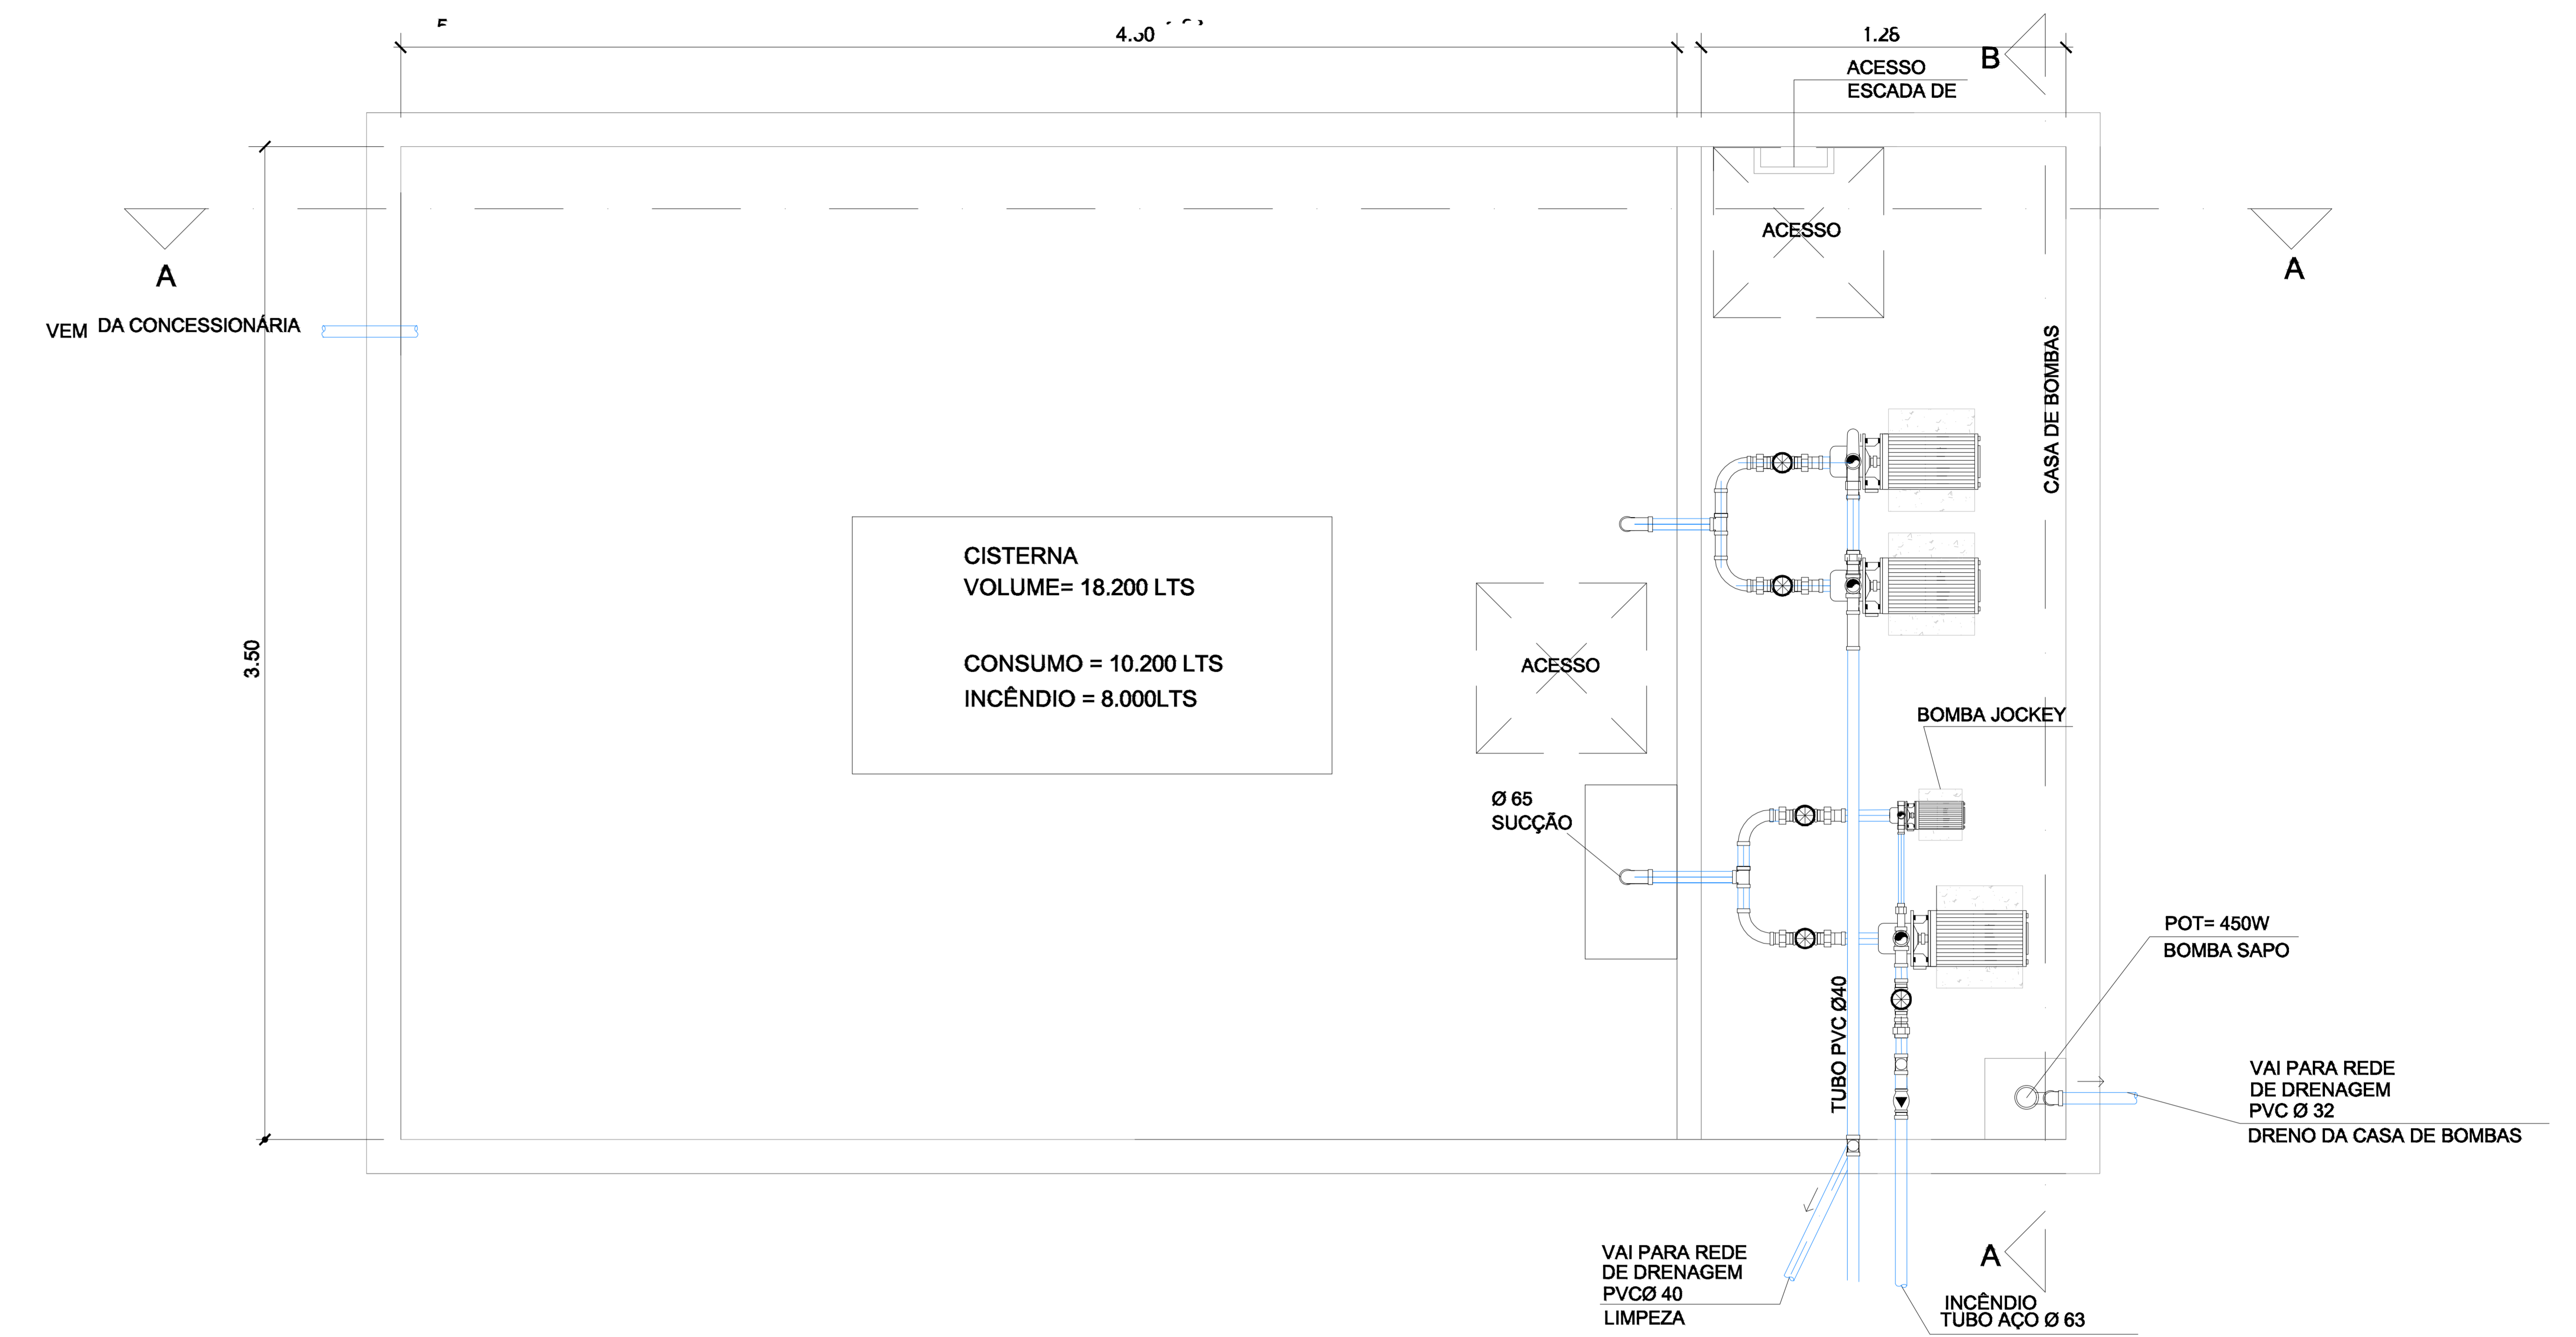

**CORTE - B/B**  
ESCALA 1/25

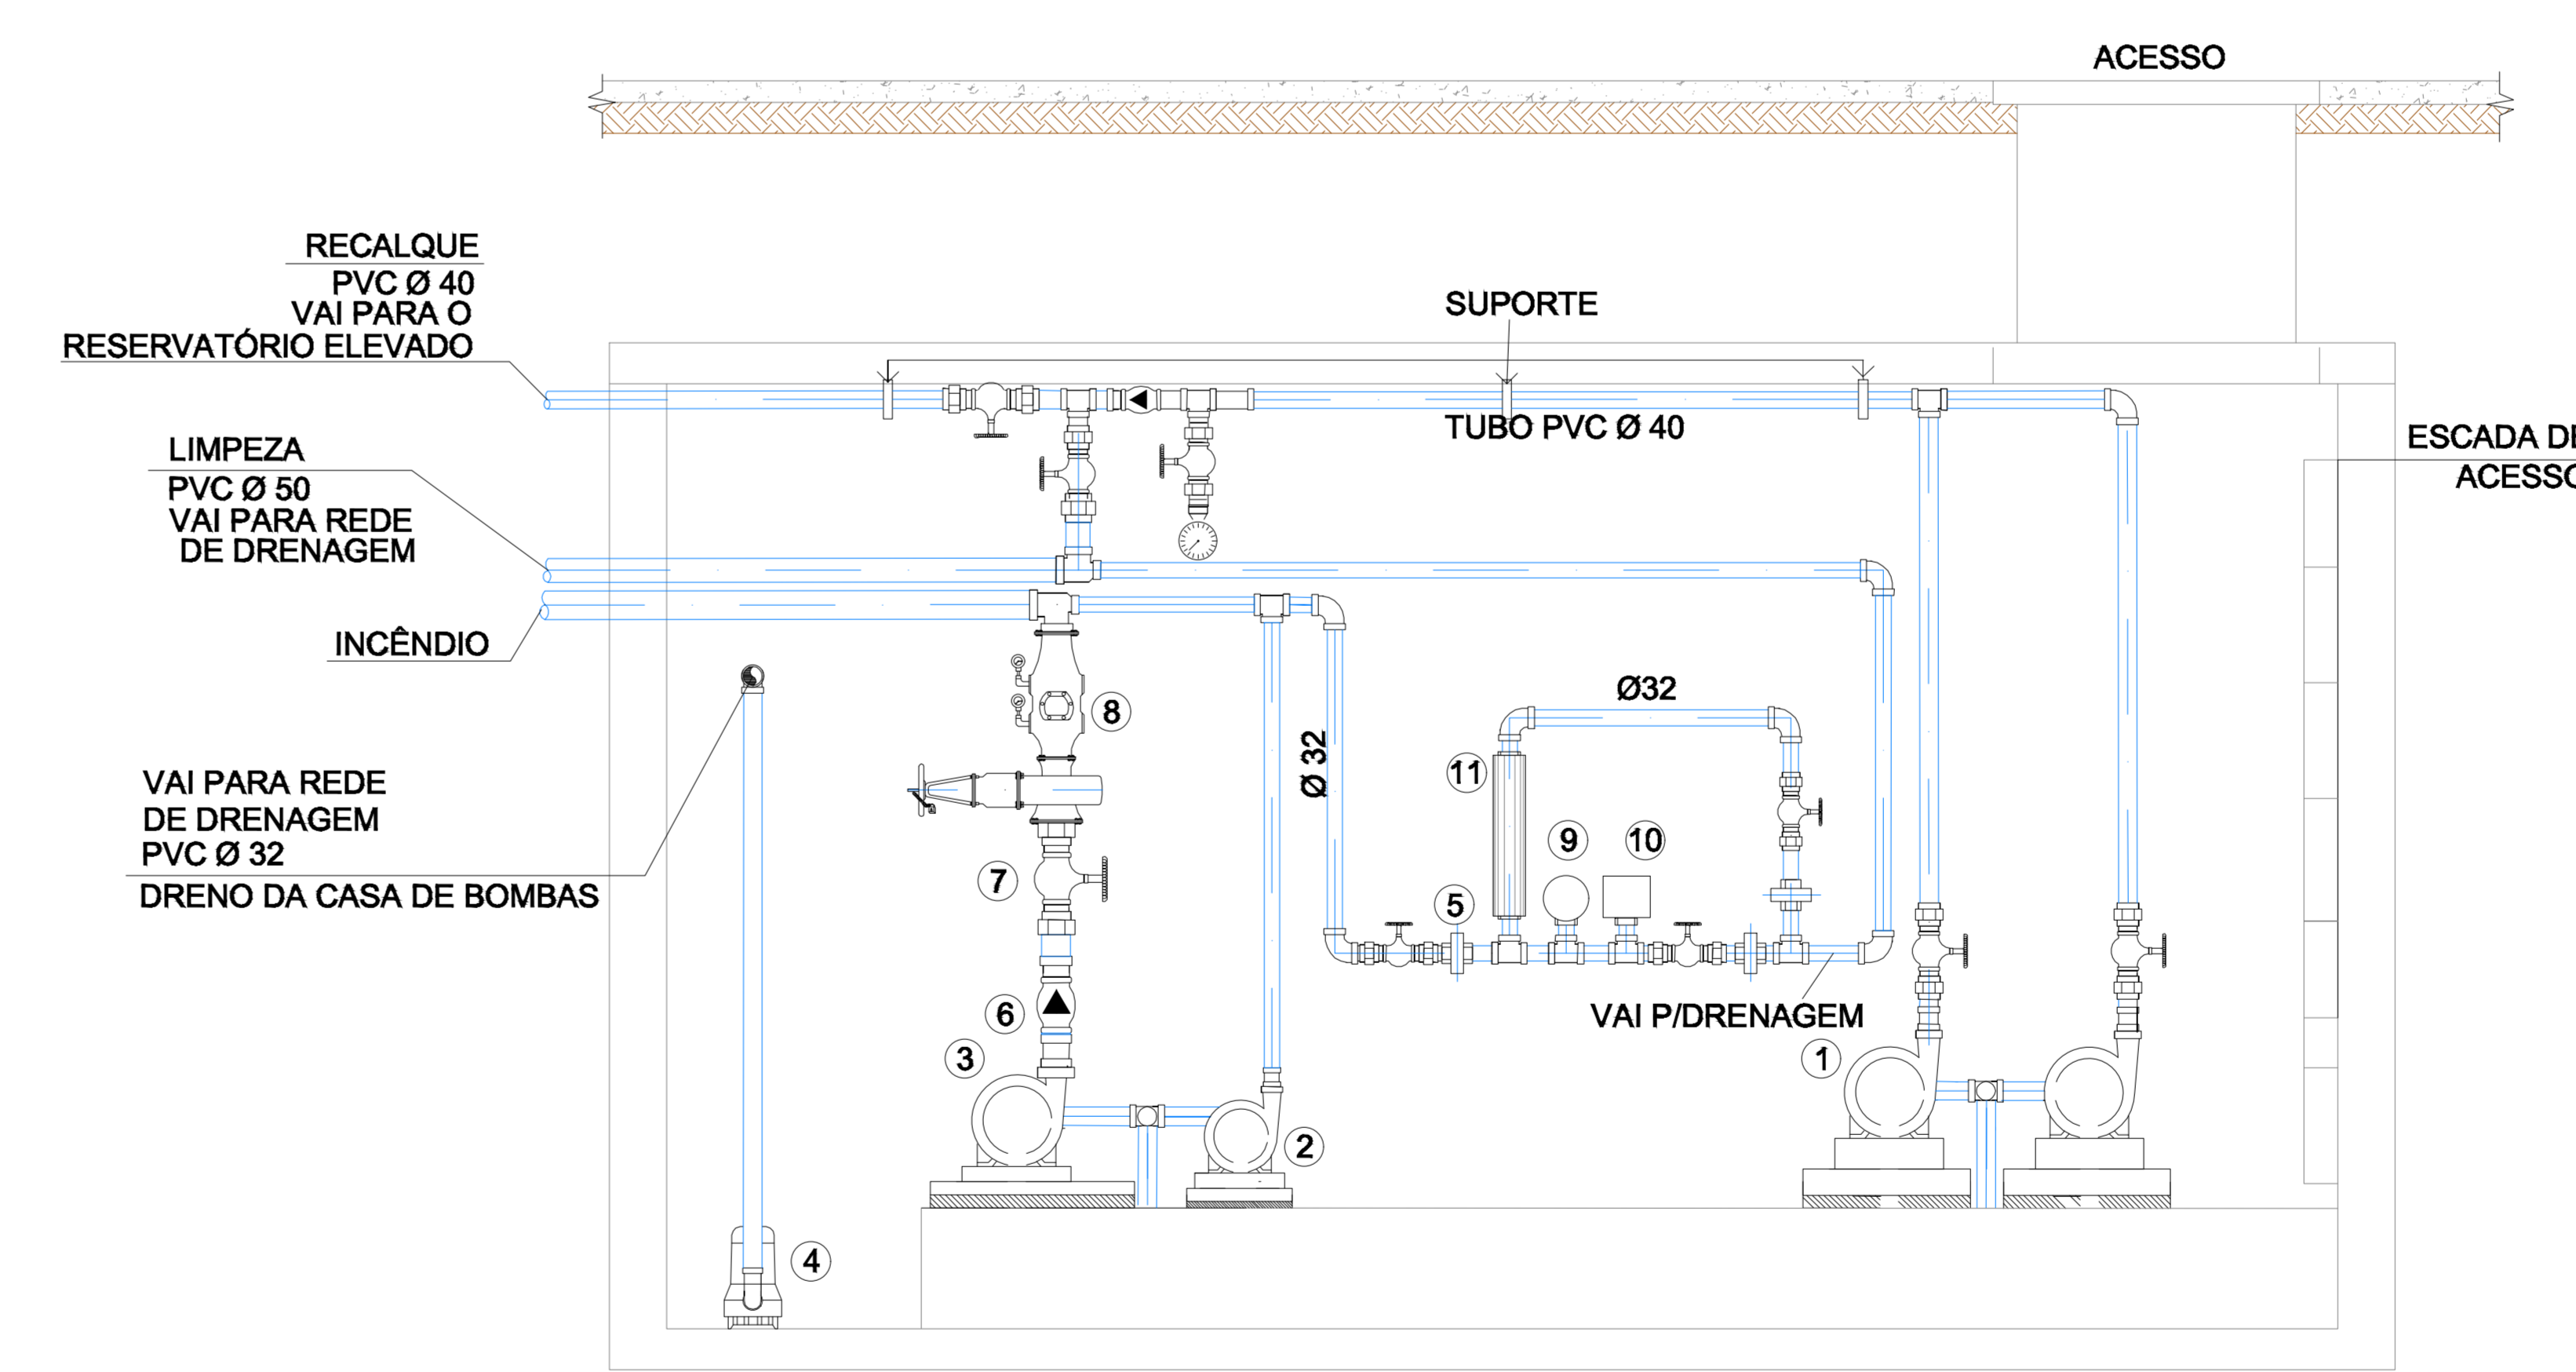

ASSINATURAS:	
PROPRIETÁRIA:	
AUTOR DO PROJETO:	FERNANDA TORRES VA CREA - MA 111982278-5
ENF. RESPONSÁVEL:	
CLIENTE:	CENTRO DE ESPECIALIDADE E REABILITAÇÃO - CER IV AÇAILÂNDIA - MA
TÍTULO:	<b>HIDRAULICO</b>
DATA:	<b>05/05</b>
IMPENSIÃO:	CLIENTE: PREFEITURA DE AÇAILÂNDIA - MA AV. RAFAEL DE ALMEIDA RIBEIRO ENDERÇO: BARRIO TRIÂNGULO - AÇAILÂNDIA - MA
PROJETO:	HIDRAULICO
ESTADO DO PROJETO:	EXECUÇÃO
CONTORNO:	ESCALA: 1 : 25 DATA: ABRIL/2022 COLABORADOR: PROJETO:
COMBATE A INCENDIO DETALHE RESERVATÓRIO DE INCENDIO	

PADRÃO ABNSA	
1	0,10
2	0,20
3	0,30
4	0,40
5	0,50
6	0,60
7	0,70
8	0,80
9	0,90
10	1,00
DEMAIS	0,10