

01 PLANTA DE REFORMA
ESCALA: 1:75

LEGENDA

PISOS

- 1 REVESTIMENTO CERAMICO DE PISO À DEMOLIR E SUBSTITUIR
- 2 PISO À PINTAR

TETO E FORRO

- A FORRO À DEMOLIR, SUBSTITUIR E PINTAR
- B TETO À PINTAR

PAREDES

- ▲ PAREDES À PINTAR

PREFEITURA MUNICIPAL DE AÇAILÂNDIA - MA
FUNDAÇÃO SAÚDE DE SERVIÇO PÚBLICA - SESP

CARIMBOS:

CREA: PREFEITURA:

PROJETO:

REFORMA

OBRA: UBS - VILA SÃO FRANCISCO (PORTE I) AREA CONSTRUÇÃO: 398,64m²

AREA TERRENO: 1600,00m² TAXA DE OCUPAÇÃO: 24,92%

PROP: PREFEITURA MUNICIPAL DE AÇAILÂNDIA - MA CNPJ: 07000268/000172

ASS. PROP:

END.: RUA ESMERALDA, S/N, AÇAILÂNDIA - MA

ASS. ENQ:

MARCONYS NASCIMENTO BARBOSA
CREA-MA nº 112092078-7

ESCALA: INDICADA ESCALA DE PLOTAGEM: 1:75

DATA: JUN / 2023 DESENHO:

CONTEÚDO: PLANTA DE REFORMA LEGENDA

FOLHA:

CÓDIGO DAS PLACAS DE SINALIZAÇÃO

PSE9 - PLACA DE SAÍDA DE EMERGÊNCIA EM PLÁSTICO DE ALTA PERFORMANCE (HPP) DA SETON TAMANHO(22x35cm) PINTURA FOTOLUMINESCENTE COR VERDE FIXADA NO FORRO OU NA PAREDE


PSE5 - PLACA DE SAÍDA DE EMERGÊNCIA EM PLÁSTICO DE ALTA PERFORMANCE (HPP) DA SETON TAMANHO(22x35cm) PINTURA FOTOLUMINESCENTE COR VERDE FIXADA NO FORRO OU NA PAREDE

PSE6 - PLACA DE SAÍDA DE EMERGÊNCIA EM PLÁSTICO DE ALTA PERFORMANCE (HPP) DA SETON TAMANHO(22x35cm) PINTURA FOTOLUMINESCENTE COR VERDE FIXADA NO FORRO OU NA PAREDE


PSE4 - PLACA DE SAÍDA DE EMERGÊNCIA EM PLÁSTICO DE ALTA PERFORMANCE (HPP) DA SETON TAMANHO(22x35cm) PINTURA FOTOLUMINESCENTE COR VERDE FIXADA NO FORRO OU NA PAREDE

SAÍDA → SINALIZAÇÃO DE EMERGÊNCIA NO CHÃO OU PAREDE





ILUMINAÇÃO DE EMERGÊNCIA NA PAREDE

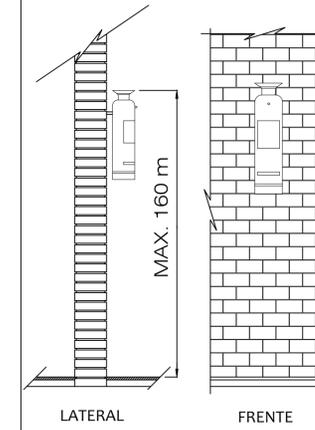

DISTANCIA MINIMA DO FUNDO DO EXTINTOR AO PISO = 0,20 m
DETALHE GENÉRICO DA FIXAÇÃO DOS EXTINTORES
S/ESC.

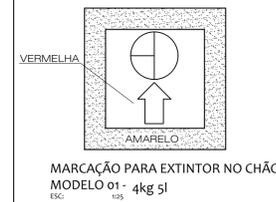

SINALIZAÇÃO DOS LOCAIS DESTINADOS AOS EXTINTORES
A - PAREDES: SETA LARGA (FIG. 1) OU CÍRCULO (FIG. 2), VERMELHO COM BORDAS AMARELAS.
B - COLUNAS: SETA VERMELHA COM BORDAS AMARELAS EM TODA A SUA VOLTA (FIG. 3).
C - PISO: SETA SER PONTADO EMBAIXO DO EXTINTOR, UMA ÁREA DE 100 CM COM FANAS VERMELHAS E AMARELA A QUAL NÃO PODERA DE FORMA ALGUMA SER OSTRUIDA.
D - EXTINTORES: DEVEM TER UM ABRIGO PARA PROTEGER DO SOL E DA CHUVA.

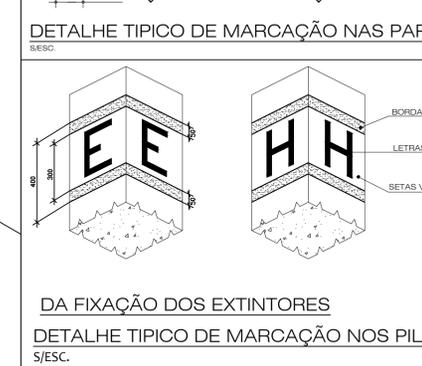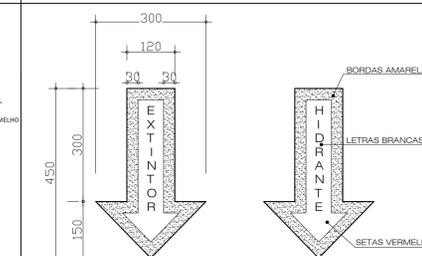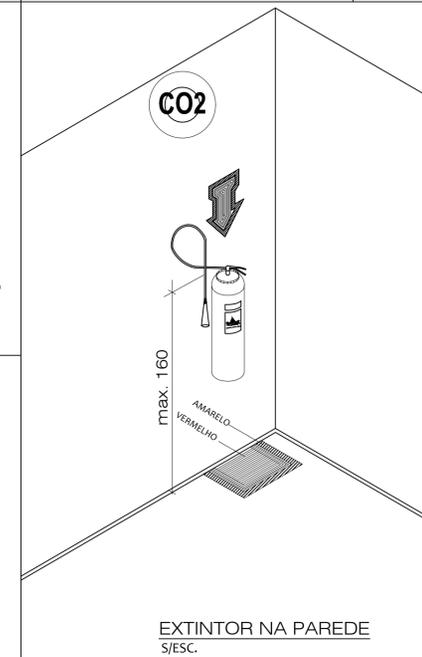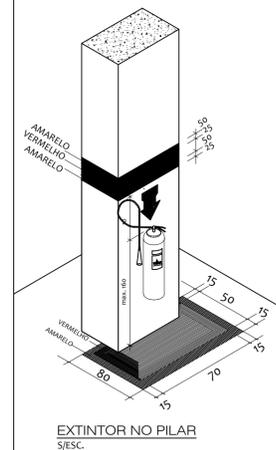

PREFEITURA MUNICIPAL DE AÇAILÂNDIA - MA FUNDAÇÃO SAÚDE DE SERVIÇO PÚBLICA - SESP

CARIMBOS:

CREA: PREFEITURA:

PROJETO:	
COMBATE A INCÊNDIO	
OBRA:	ÁREA CONSTRUÇÃO:
UBS - VILA SÃO FRANCISCO (PORTE I)	398,64m ²
ÁREA TERRENO:	TAXA DE OCUPAÇÃO:
1600,00m ²	24,92%
PROP.:	CNPJ:
PREFEITURA MUNICIPAL DE AÇAILÂNDIA - MA	07000268/000172
ASS. PROP.:	
END.:	
RUA ESMERALDA, S/N, AÇAILÂNDIA - MA	
ASS. ENG.º:	
MARCÔNYS NASCIMENTO BARBOSA CREA-MA nº 112092078-7	
ESCALA INDICADA:	ESCALA DE PLOTAGEM:
	1:50
DATA:	DESENHO:
ABRIL / 2014	
CONTEÚDO:	FOLHA:
PLANTA BAIXA COMB. INCÊNDIO MARCAÇÃO PARA EXTINTOR NO CHÃO SINALIZAÇÃO DOS LOCAIS DEST. AOS EXTINTORES FIXAÇÃO DOS EXTINTORES DET. TÍPICO DE MARCAÇÃO NAS PAREDES	01